


OBJEDNATEL: Pražská vodohospodářská společnost a.s.		AUTORIZACE:	
INVESTOR: Pražská vodohospodářská společnost a.s.		PODPIS:	
HLAVNÍ PROJEKTANT	ASTRA projekt, s.r.o. obor dopravní stavby Pod Višňovkou 1662/21, 140 00 PRAHA 4 e-mail: astraprojekt@astraprojekt.cz TEL.: 226 201 616 IČ: 242 27 620, DIČ: CZ 24227620	PODPIS:	
HLAVNÍ INŽENÝR PROJEKTU: Ing. Vít Pluhař		PODPIS:	
PROJEKTANT ČÁSTI PD: Pavel Vocásek		PODPIS:	
STAVBA:	ČÍSLO ZAKÁZKY:	ČÍSLO KOPIE:	
Zkapacitnění ČSOV (č..078), Bratří Jandusů , Praha 22	DATUM DOKONČENÍ: Duben 2024		
Dopravně inženýrské opatření	STUPĚN DOKUMENTACE RDS		
PŘÍLOHA:	MĚŘÍTKO: 1 : 600	ČÁST PD:	ČÍSLO PŘÍLOHY:
6. etapa, situace	FORMÁT: A4		7.

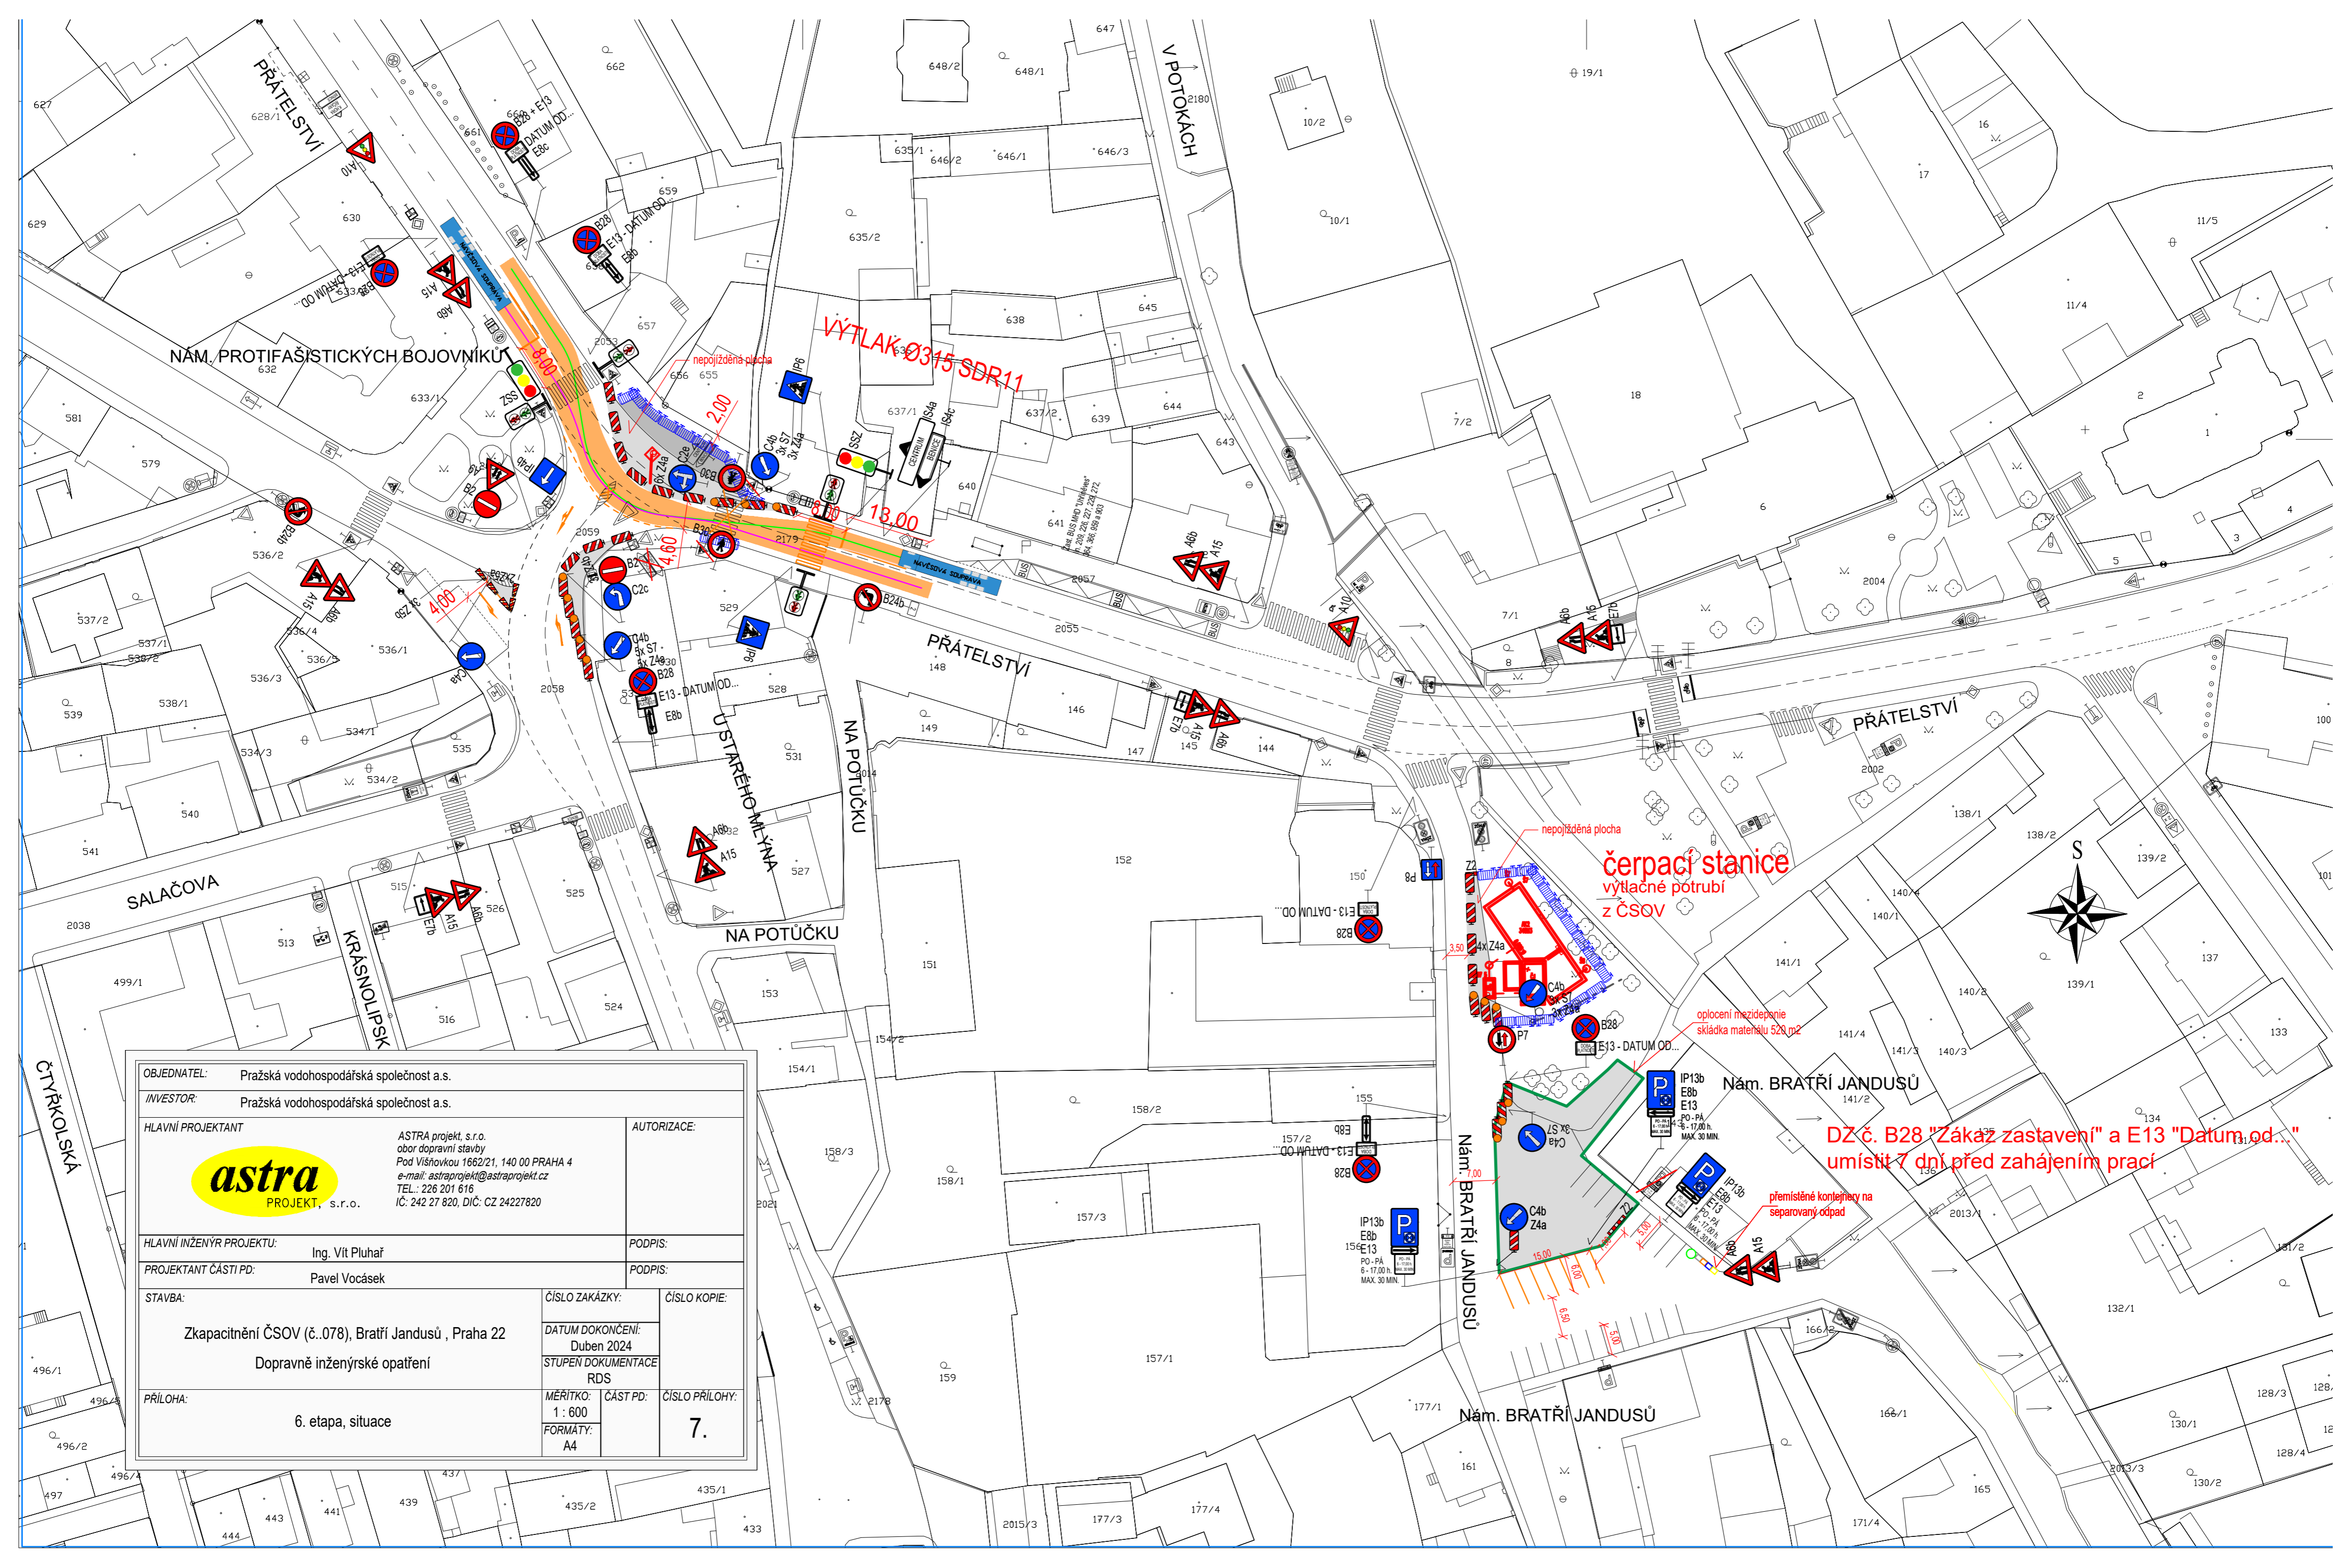

DZ č. B28 "Zákaz zastavení" a E13 "Datum.od..."  
umístit 7 dní před zahájením prací

čerpací stanice  
výtlakné potrubí  
z ČSOV

VÝTLAK Ø315 SDR11

NÁM. PROTIFAŠISTICKÝCH BOJOVNÍKŮ

PRÁTELSTVÍ

PRÁTELSTVÍ

NA POTUČKU

Nám. BRATŘÍ JANDUSŮ

Nám. BRATŘÍ JANDUSŮ

Nám. BRATŘÍ JANDUSŮ