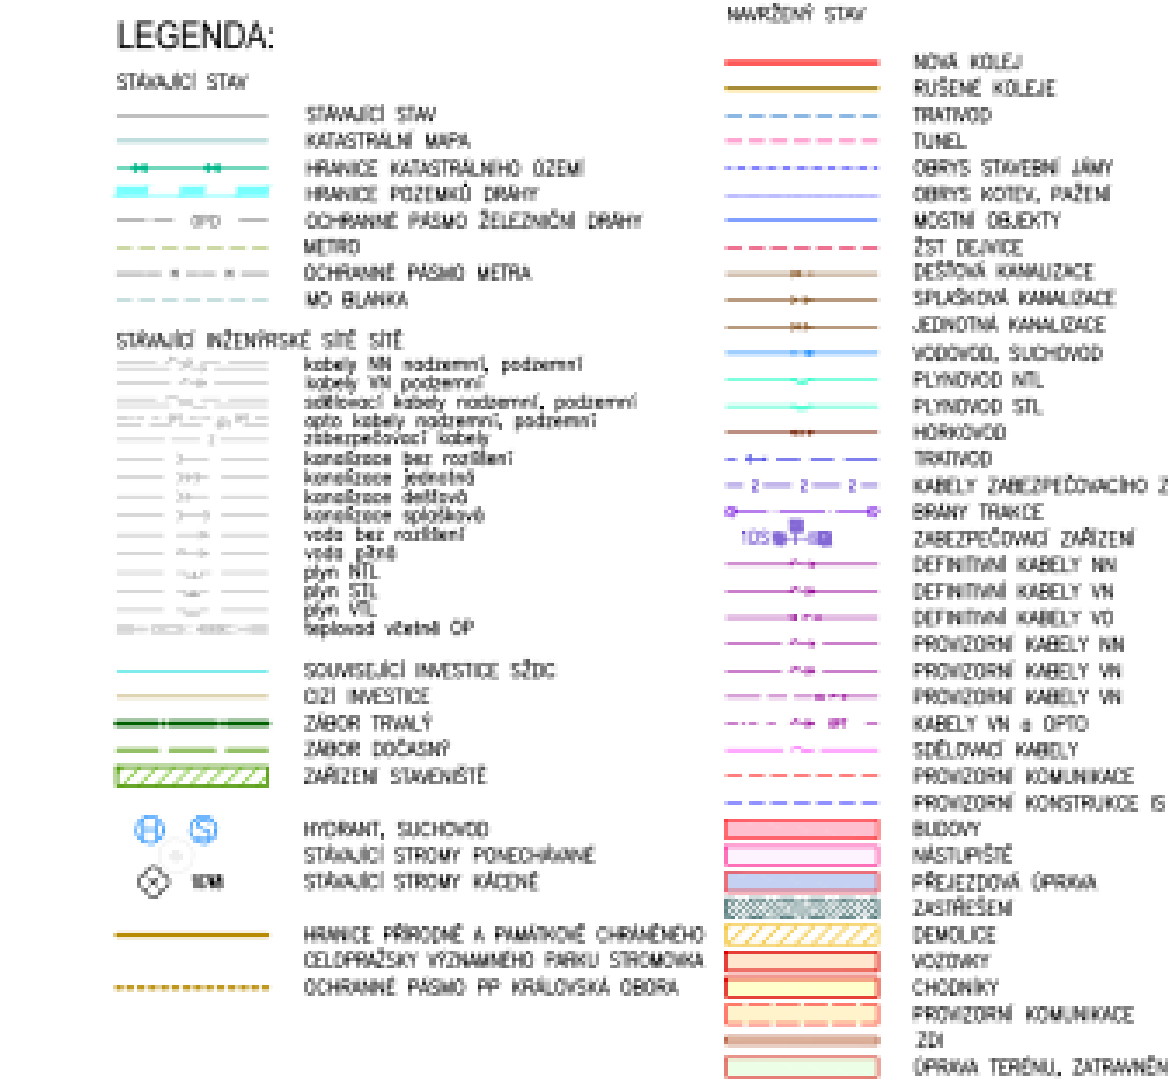
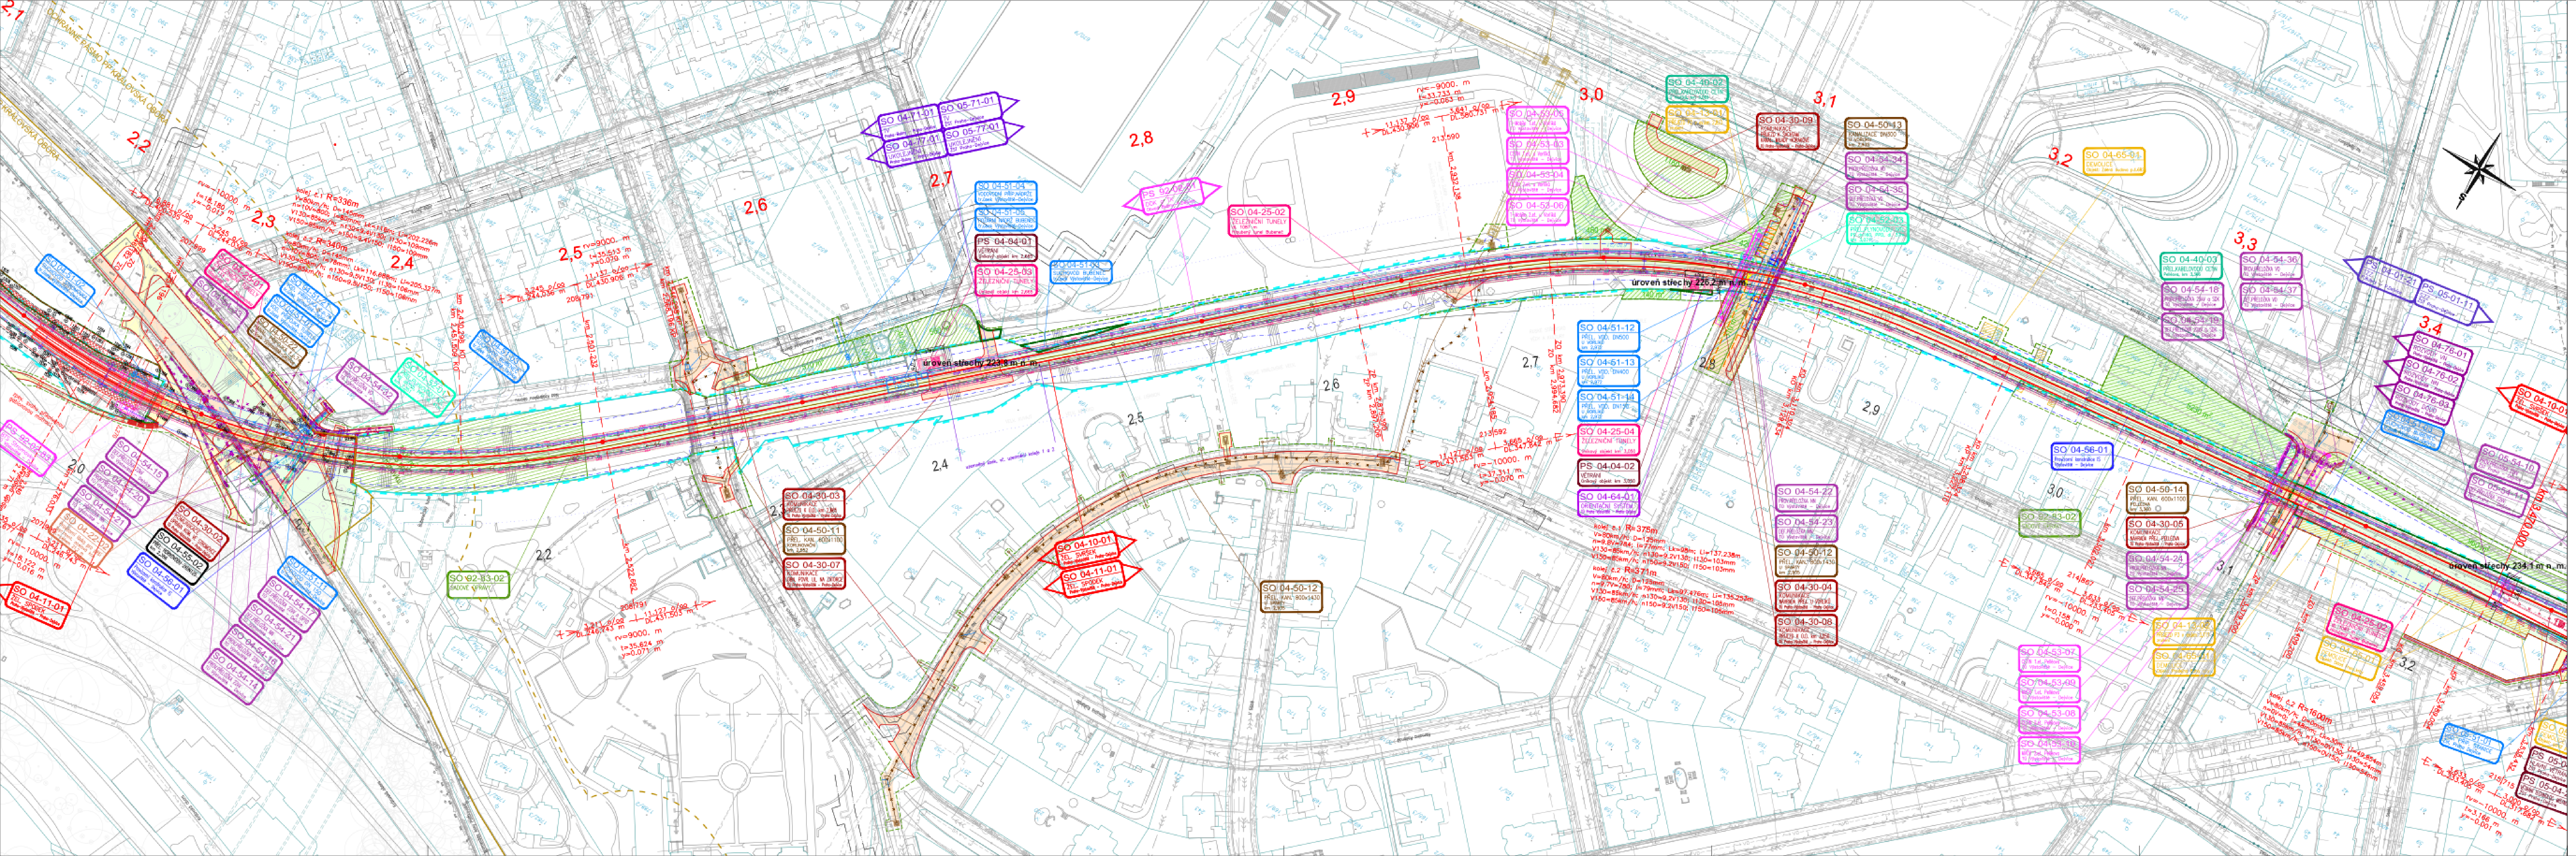
 


Výškovný systém S Souřadnicový systém S									
Zpracovatel: plynárenské ODP UMHP Zpracování: plynárenské OD88 Název: střešní				OT0322 Bedrník 100322 (kv 50) Datum: Průběh: Podpis:					
Obrázek: 				Interní kód účtu: METROPROJEKT Praha a.s. Arg metrak a 16/21/36 17 0 00 Praha 7 www.metroprojekt.cz info@metroprojekt.cz					
Obrázek: 				SUDOPRAHA a.s. Ošskanská 1a, 130 00 Praha 3 tel.: +420 267 094 111 fax: +420 224 220 316 e-mail: praha@sudop.cz					
TROP PROJEKT Praha a.s. Jeronýmova 1621/36 60 Praha 7 Jeronýmův řetězec, David Krása +420 296 154 105 www.metroprojekt.cz info@metroprojekt.cz				 METROPROJEKT				Obrázek: 	
Název a číslo díla:				Modernizace trati Praha-Výstaviště (mimo) - Praha-Dejvice (vč.)					
+420 296 154 104 KUMENTACE PRO ÚZEMNÍ ŘÍZENÍ									
Obrázek: 				Název dílu:					
ŘEŠIDLO: 968 OPRÁVNĚNÍ CH STABE +420 296 154 107				SITUAČNÍ VÝKRESY KOORDINAČNÍ SITUACE				C C	
Název projektu:				Název přílohy:				Zpracovatel:	
V20/2042 14 x A4				Datum: 02/2021 Měřítko: 1:1000				Datum:	
Číslo:				Číslo:				Číslo:	
20				7461				03	
03				03				00	
00				00				00	
00				00				00	
00				00				00	