
 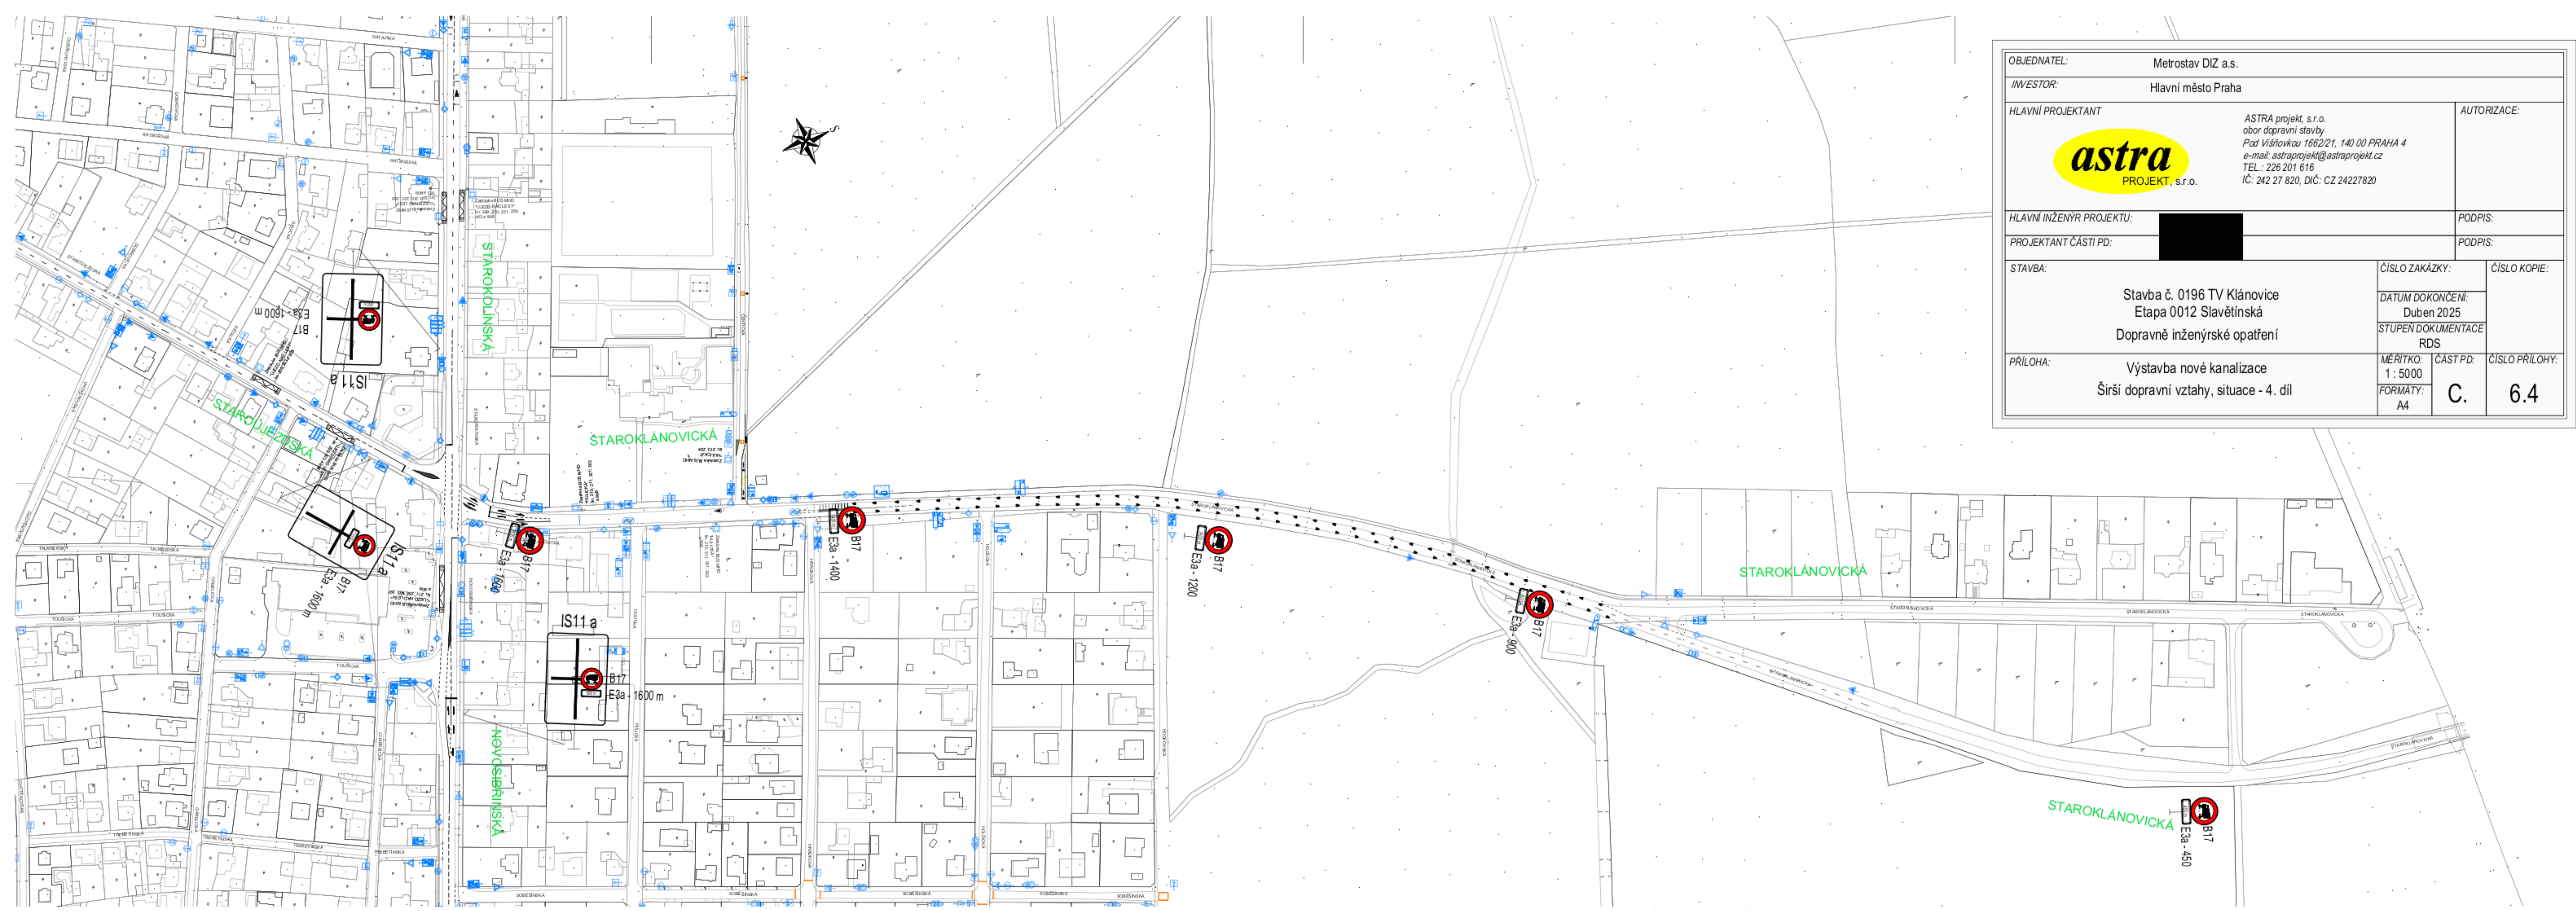




OBJEDNATEL: Metrostav DIZ a.s.		INVESTOR: Hlavní město Praha	
HLAVNÍ PROJEKTANT:  ASTRA projekt, s.r.o. obor dopravní stavby Pod Višňovkou 1662/21, 140 00 PRAHA 4 e-mail: astraprojekt@astraprojekt.cz TEL.: 226 201 616 IČ: 242 27 820, DIČ: CZ 24227820		AUTORIZACE:	
HLAVNÍ INŽENÝR PROJEKTU: 		PODPIS:	
PROJEKTANT ČÁSTI PD: 		PODPIS:	
STAVBA: Stavba č. 0196 TV Klánovice Etapa 0012 Slavětínská Dopravně inženýrské opatření		ČÍSLO ZAKÁZKY:	ČÍSLO KOPIE:
		DATUM DOKONČENÍ: Duben 2025	
		STUPĚŇ DOKUMENTACE RDS	
PŘÍLOHA: Výstavba nové kanalizace Širší dopravní vztahy, situace - 4. díl		MĚŘÍTKO: 1 : 5000	ČÁST PD:
		FORMÁT: A4	C. ČÍSLO PŘÍLOHY: 6.4