

Legenda:

	Stávající dopravní značení
	Provizorní dopravní značení
	E13: datum záboru
	Výkop
	Zabraná část pro výkopek
	Kontejner 10 x 2 m
	Oplocení
	Sloup veřejného osvětlení

ZNAČKU B28+E13+E8c V DEN ZÁBORU VYMĚNIT ZA IP13c + ZPS


Příloha č. 1 k písemnému stanovisku č.
 KRPA-76074-1 / ČJ-2024-0000DŽ
 Počet listů: 4

POLICIE ČESKÉ REPUBLIKY
 KRAJSKÉ ŘEDITELSTVÍ POLICIE
 MĚSTSKÉHO ÚŘADU MĚSTA PRAHY
 ODDĚLENÍ SLUŽBY DOPRAVNÍ POLICIE 1
 ODDĚLENÍ DOPRAVNÍHO INŽENÝRSTVÍ
 140 00 PRAHA 4, KONGRESOVÁ 2


VÝKOP BUDE OHRAZEN

ZNAČKY B28 BUDOU OSAZENY 7 DNÍ PŘEDEM S VYZNAČENÝM DATUM PLATNOSTI ZÁKAZU

VYPRACOVAL: Milan Huňát	OBJEDNATEL / ZHOTOVITEL: Energo Praha	ADOZ Praha - dopravní značení s.r.o. Armádního sboru 15, PRAHA 10 Tel. : 736 647 956 Tel. : 602 226 027 www.adoz-znacení.cz adoz@adozpraha.cz
OBEC: Praha 1 - Praha 2 ČÁST: Nové Město	NÁZEV STAVBY: ŠKOLSKÁ, ZRUŠENÍ TS 3506 NOVÉ KVN, KNN	MĚŘÍTKO: 1:800
AKCE: VÝKOP PRO KABEL V ULICI ŽITNÁ	OBJEKT / ČÁST: SITUACE DIO	VÝKRES č.: 1.33
		FORMÁT: A3 DATUM: 02.03.2026 STUPEŇ: DIR

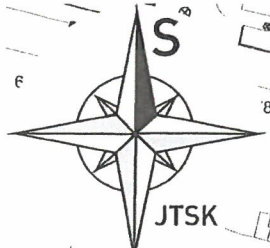

JTSK

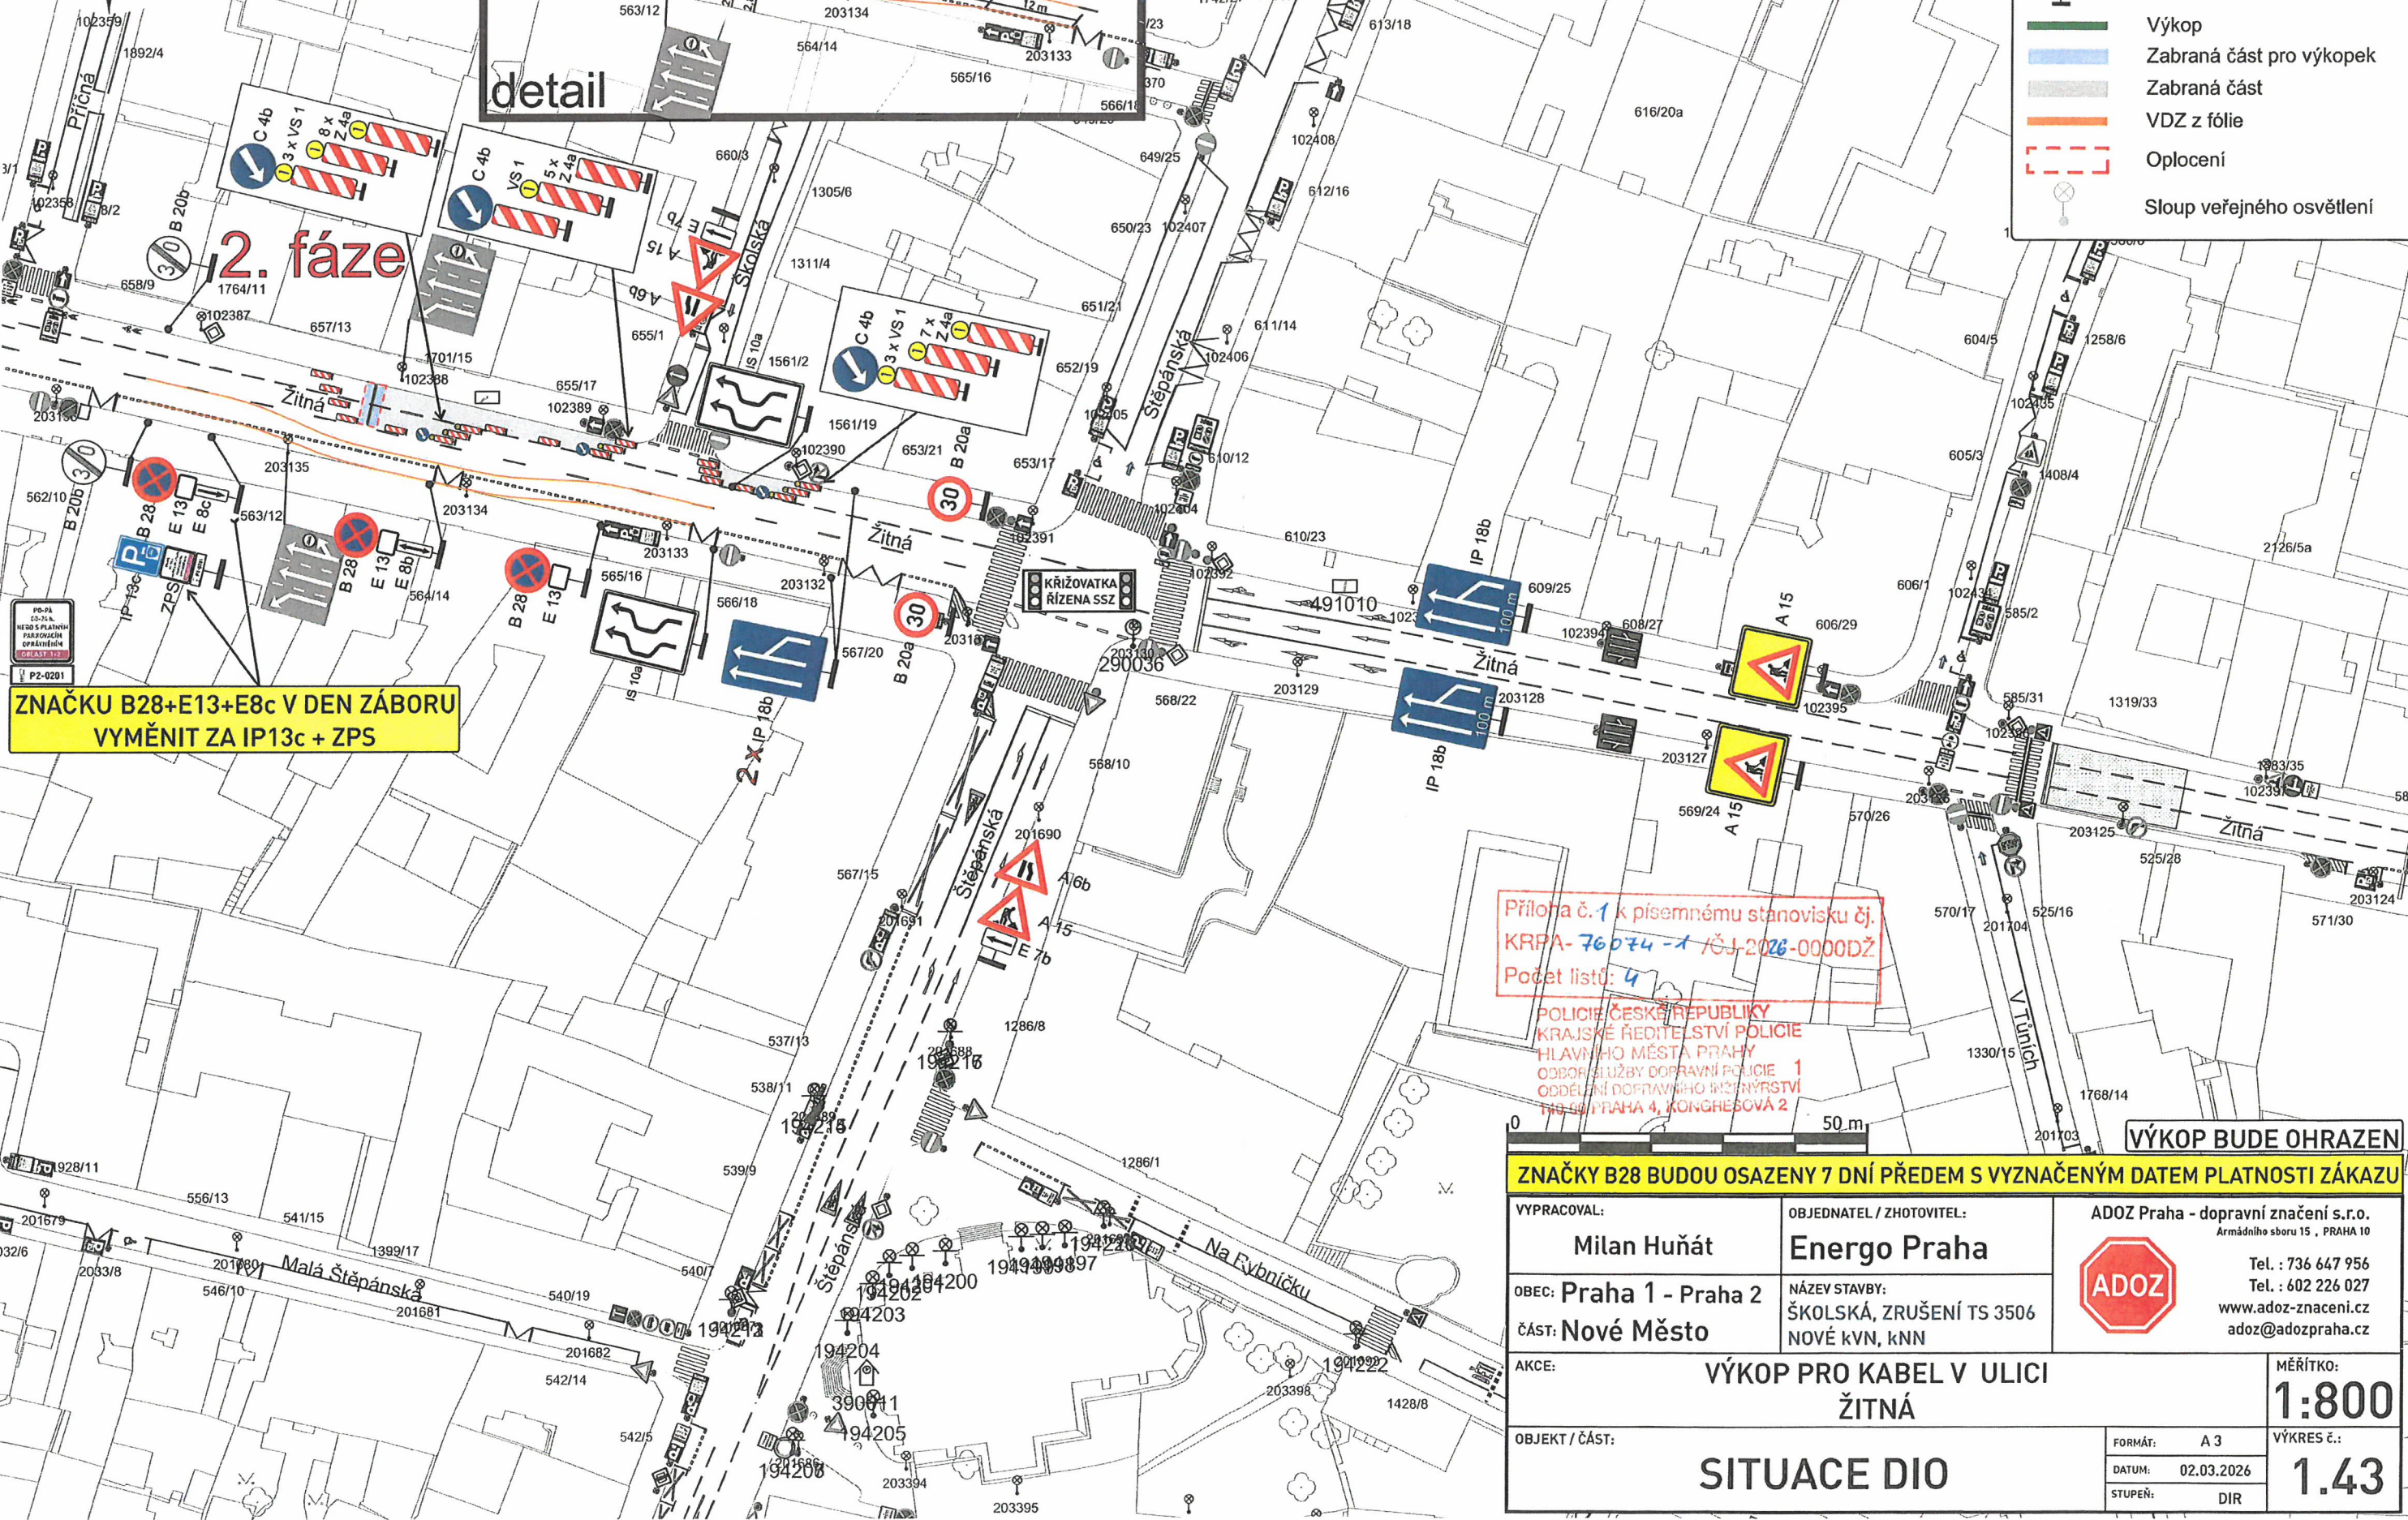

Legenda:

	Stávající dopravní značení
	Provizorní dopravní značení
	E13: datum záboru
	B28
	E13
	Výkop
	Zabraná část pro výkopek
	Zabraná část
	VDZ z fólie
	Oplocení
	Sloup veřejného osvětlení

2. fáze

ZNAČKU B28+E13+E8c V DEN ZÁBORU VYMĚNIT ZA IP13c + ZPS

Příloha č. 1 k písemnému stanovisku čj. KRPA-76074-1/ČJ-2026-0000DŽ
Počet listů: 4



POLICIE ČESKÉ REPUBLIKY
KRAJSKÉ ŘEDITELSTVÍ POLICIE
HLAVNÍHO MĚSTA PRAHY
ODBOR SLUŽBY DOPRAVNÍ POLICIE 1
ODDĚLENÍ DOPRAVNÍHO INŽENÝRSTVÍ
TŘ. 59 PRAHA 4, KONGRESOVÁ 2

VÝKOP BUDE OHRAZEN

ZNAČKY B28 BUDOU OSAZENY 7 DNÍ PŘEDEM S VYZNAČENÝM DATUM PLATNOSTI ZÁKAZU

VYPRACOVAL: Milan Huňát	OBJEDNATEL / ZHOTOVITEL: Energo Praha	ADOZ Praha - dopravní značení s.r.o. Armádního sboru 15, PRAHA 10 Tel.: 736 647 956 Tel.: 602 226 027 www.adoz-znacení.cz adoz@adozpraha.cz
OBEC: Praha 1 - Praha 2	NÁZEV STAVBY: ŠKOLSKÁ, ZRUŠENÍ TS 3506 NOVÉ KVN, KNN	
ČÁST: Nové Město	AKCE: VÝKOP PRO KABEL V ULICI ŽITNÁ	
OBJEKT / ČÁST: SITUACE DIO	FORMÁT: A 3 DATUM: 02.03.2026 STUPEŇ: DIR	MĚŘÍTKO: 1:800 VÝKRES č.: 1.43

PŘEKOP PO POLOVINÁCH V ULICI ŠKOLSKÁ

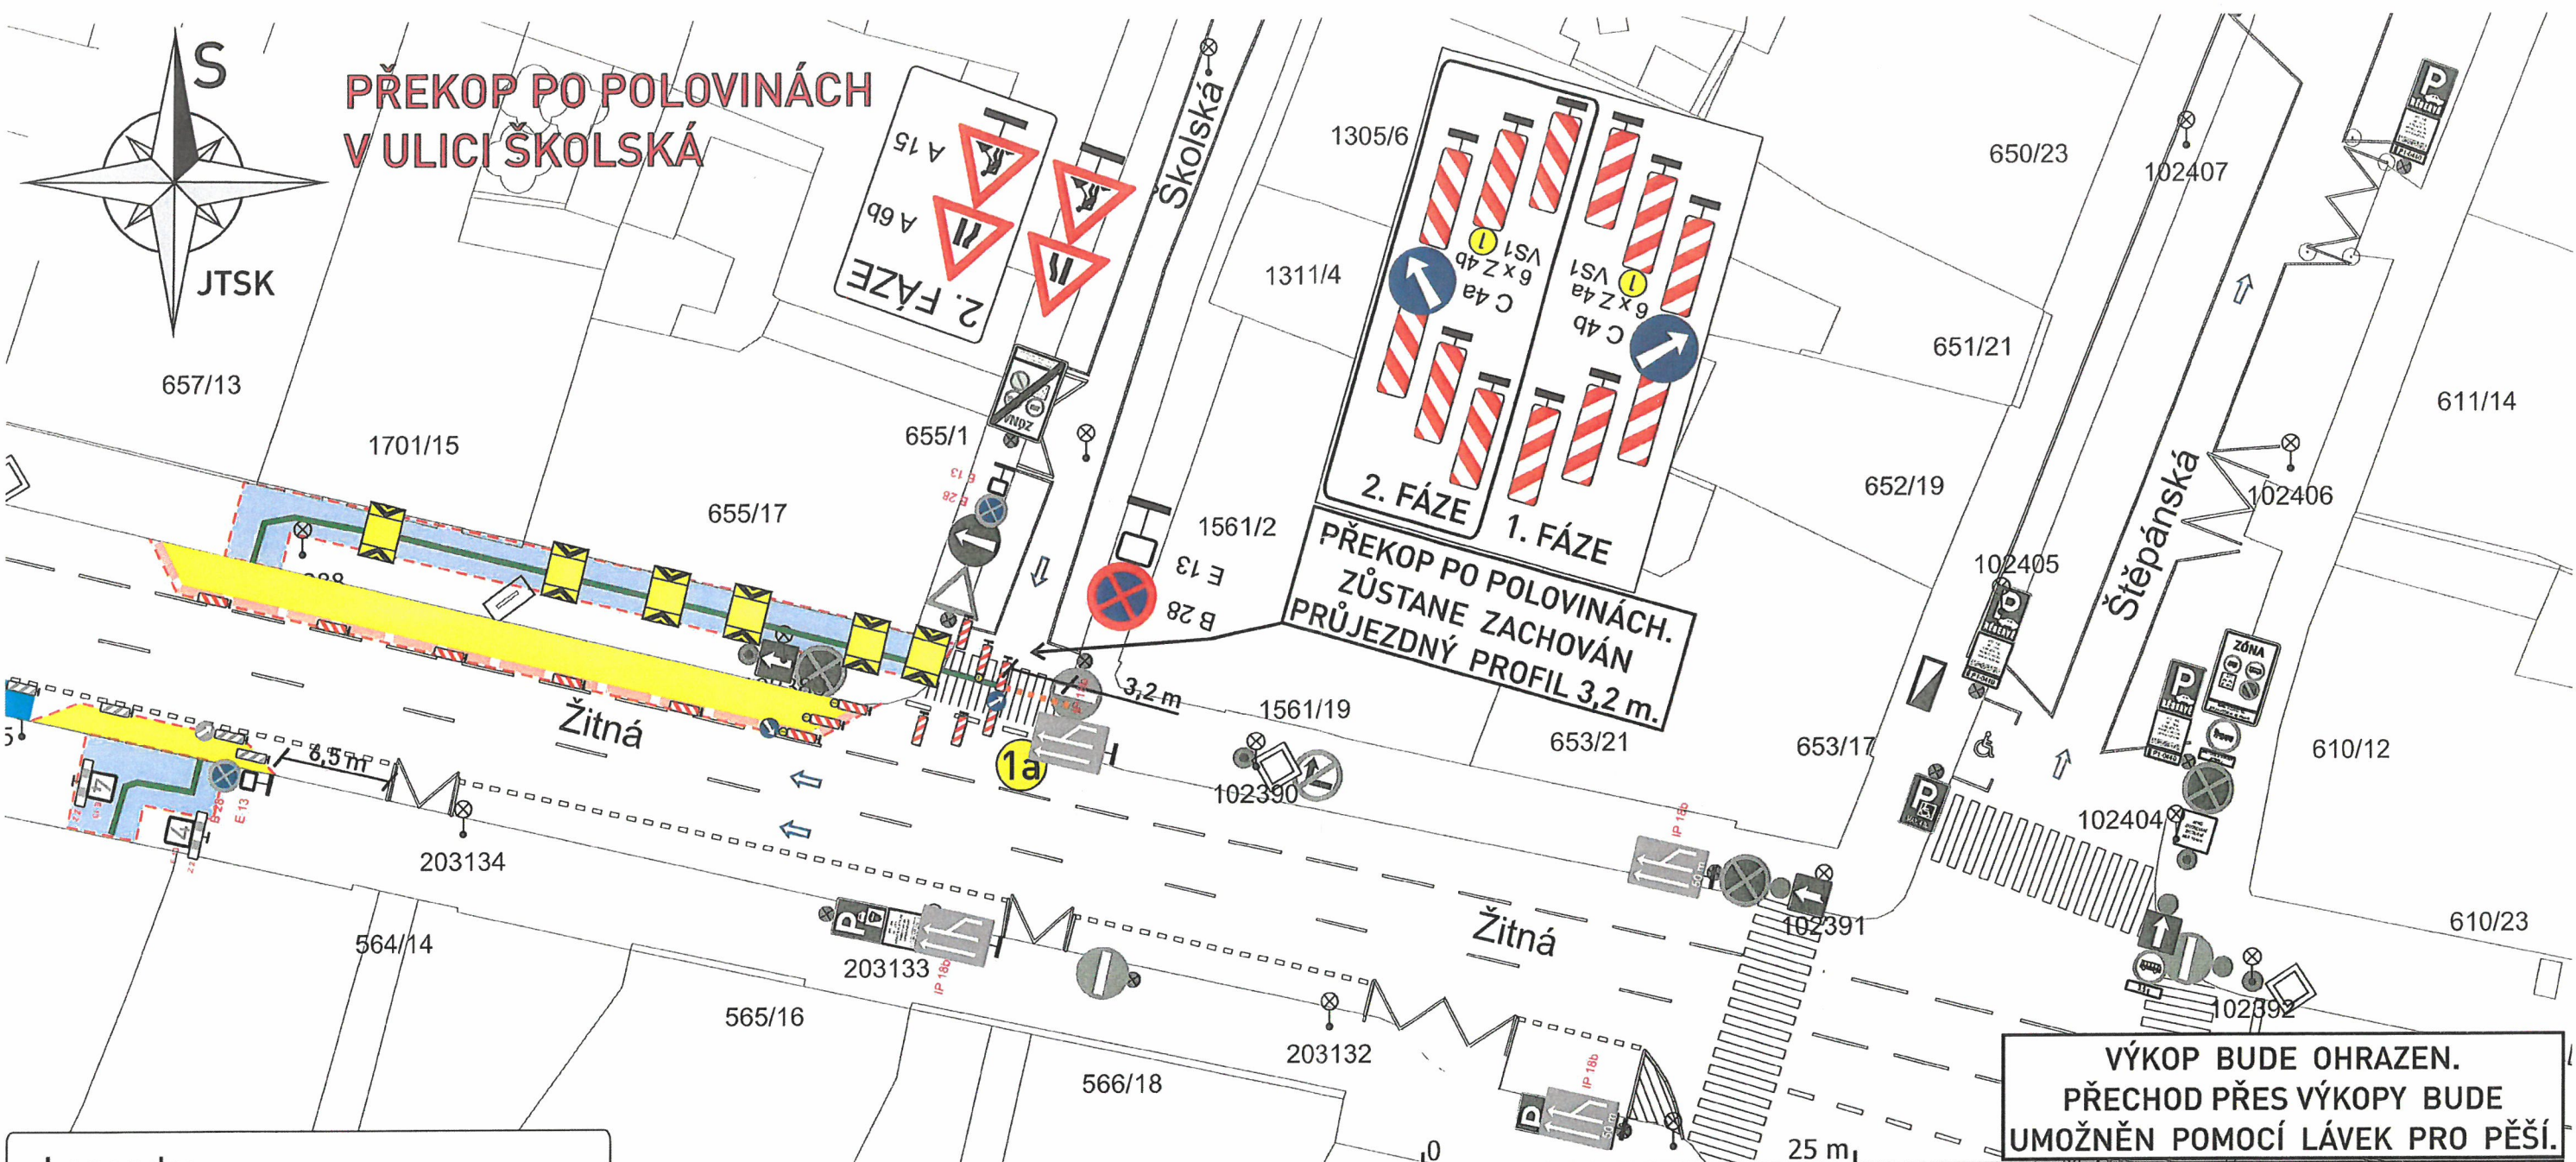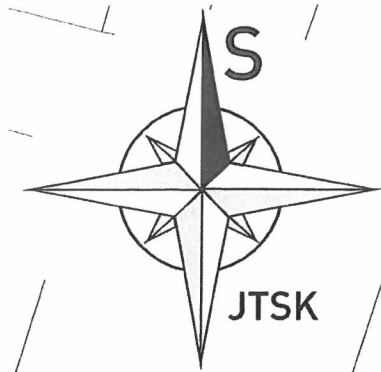

Legenda:

	Stávající dopravní značení
	Provizorní dopravní značení V RÁMCI VÝKRESU 1.15
	Výkop
	Zabraná část
	Překop po polovinách
	Kontejner
	Koridor pro pěší ze zábran Z2
	Plastové svodidlo
	Oplocení
	Přechodová lávka pro pěší
	Sloup veřejného osvětlení

Příloha č. 1 k písemnému stanovisku čj. KRPA-76074-1 /ČJ-2026-0000DŽ
Počet listů: 4

POLICIE ČESKÉ REPUBLIKY
KRAJSKÉ ŘEDITELSTVÍ POLICIE
HLAVNÍHO MĚSTA PRAHY
ODBOR SLUŽBY DOPRAVNÍ POLICIE 1
ODDĚLENÍ DOPRAVNÍHO INŽENÝRSTVÍ
140 CO PRAHA 4, KONGRESOVÁ 2


**VÝKOP BUDE OHRAZEN.
PŘECHOD PŘES VÝKOPY BUDE
UMOŽNĚN POMOCÍ LÁVEK PRO PĚŠÍ.**

**KONTEJNER NEBUDE ZASAHOVAT
DO PŘUJEZDNÉHO PROFILU,
BUDE UMÍSTĚN VŽDY JEN V PARKOVACÍM PRUHU**

**VÝKOP U VJEZDŮ PO DOMLUVĚ
S MAJITELI DOTČENÝCH OBJEKTŮ**

ZNAČKY B28 BUDOU OSAZENY 7 DNÍ PŘEDEM S VYZNAČENÝM DATEM PLATNOSTI ZÁKAZU


VYPRACOVAL: Milan Huňát	OBJEDNATEL / ZHOTOVITEL: Energo Praha	ADUZ Praha - dopravní značení s.r.o. Armádního sboru 15, PRAHA 10 Tel.: 736 647 956 Tel.: 602 226 027 www.adoz-znaceni.cz adoz@adozpraha.cz
OBEC: Praha 1 - Praha 2	NÁZEV STAVBY: ŠKOLSKÁ, ZRUŠENÍ TS 3506 NOVÉ KVN, KNN	
ČÁST: Nové Město	AKCE: VÝKOP PRO KABEL V ULICI ŽITNÁ a ŠKOLSKÁ	
OBJEKT / ČÁST: SITUACE DIO	FORMÁT: A 4 DATUM: 02.03.2026 STUPEŇ: DIR	MĚŘÍTKO: 1:500 VÝKRES č.: 1.23

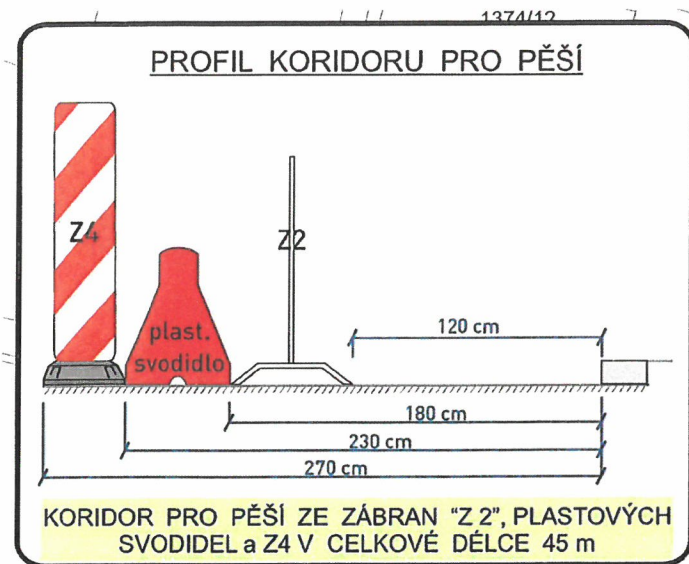

ZNAČKU B28+E13+E8c V DEN ZÁBORU VYMĚNIT ZA IP13c + ZPS



- Legenda:**
- Stávající dopravní značení
 - Provizorní dopravní značení
 - E13: datum záboru MIMO STAVBU
 - E13: Chodník uzavřen, použijte koridor pro pěší
 - Výkop
 - Zabraná část
 - Překop po polovinách
 - Plastové svodidlo
 - Kontejner
 - Koridor pro pěší ze zábran Z2
 - Oplocení
 - Přečhodová lávka pro pěší
 - Sloup veřejného osvětlení

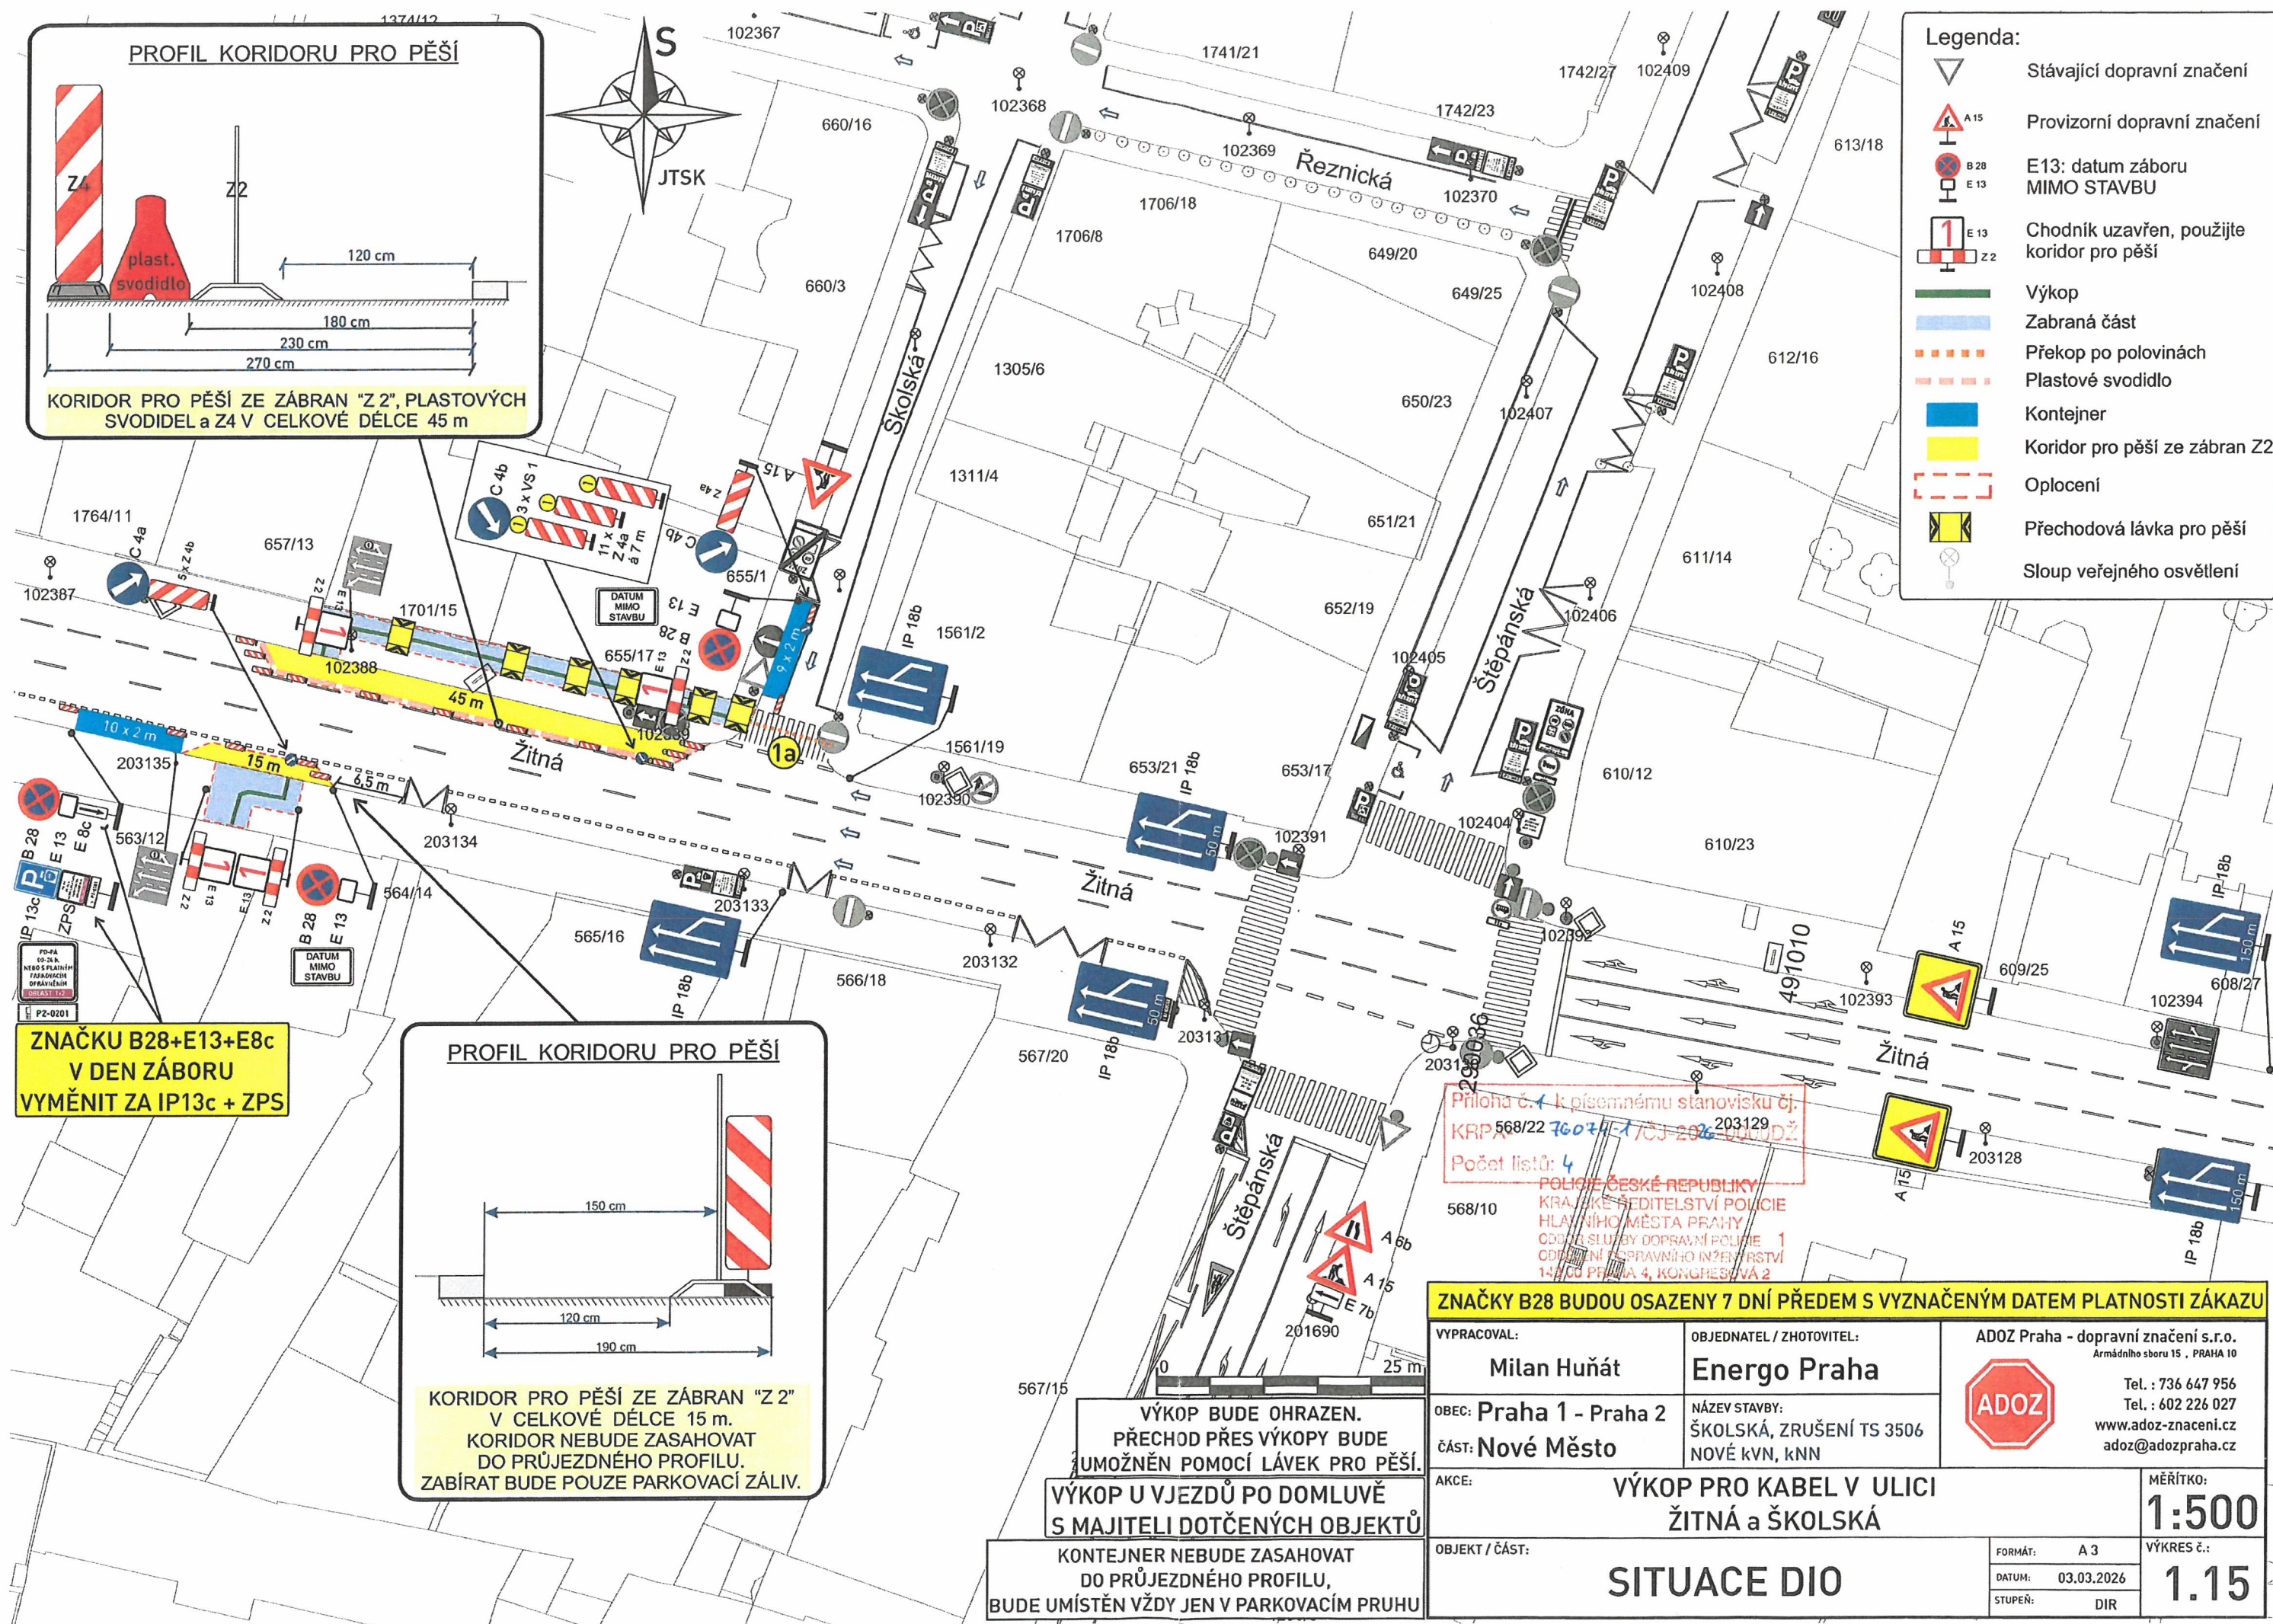

Priloha č. 1 k písemnému stanovisku č.
 KRPA 568/22 7607/1/ČJ-2026-00002
 Počet listů: 4
 POLICE ČESKÉ REPUBLIKY
 KRAJSKÉ ŘEDITELSTVÍ POLICIE
 HLAVNÍHO MĚSTA PRAHY
 ODDĚLENÍ SLUŽBY DOPRAVNÍ POLICIE 1
 ODDĚLENÍ DOPRAVNÍHO INŽENÝRSTVÍ
 142 00 PRAHA 4, KONGRESOVÁ 2

ZNAČKY B28 BUDOU OSAZENY 7 DNÍ PŘEDEM S VYZNAČENÝM DATUM PLATNOSTI ZÁKAZU

VÝKOP BUDE OHRAZEN. PŘECHOD PŘES VÝKOPY BUDE UMOŽNĚN POMOCÍ LÁVEK PRO PĚŠÍ.

VÝKOP U VJEZDŮ PO DOMLUVĚ S MAJITELI DOTČENÝCH OBJEKTŮ

KONTEJNER NEBUDE ZASAHOVAT DO PRŮJEZDNÉHO PROFILU, BUDE UMÍSTĚN VŽDY JEN V PARKOVACÍM PRUHU

VYPRACOVAL: Milan Huňát	OBJEDNATEL / ZHOTOVITEL: Energo Praha	ADOZ Praha - dopravní značení s.r.o. Armádního sboru 15, PRAHA 10 Tel.: 736 647 956 Tel.: 602 226 027 www.adoz-znacení.cz adoz@adozpraha.cz
OBEC: Praha 1 - Praha 2	NÁZEV STAVBY: ŠKOLSKÁ, ZRUŠENÍ TS 3506 NOVÉ KVN, KNN	
ČÁST: Nové Město	AKCE: VÝKOP PRO KABEL V ULICI ŽITNÁ a ŠKOLSKÁ	
OBJEKT / ČÁST:	SITUACE DIO	
FORMÁT: A 3	DATUM: 03.03.2026	MĚŘÍTKO: 1:500
STUPEŇ: DIR		VÝKRES č.: 1.15